

-12-

ZAKŁAD USŁUG
 Geodezyjno-Kartograficznych
Janusz Danielski
 ul. Ks. Antoniego Turleja 5
 97-500 RADOMSKO
 ☎ 044/692-21-96
Starosta Radomszczański
 97-500 RADOMSKO
 ul. Leszka Czarnego 22
 Nr zlec. 518

MAPA DO CELÓW PROJEKTOWYCH

Skala 1 : 500

Nazwa miejscowości: miasto Kamieńsk

Id. jednostki ewidencyjnej: 101205-4.Kamieńsk-miast

Id. obrębu ewidencyjnego: 0004 4

działka 118 i 125

Układ współrzędnych prostokątnych płaskich: 1965
 Układ wysokości: Kronsztadt

Slużebność - w KW brak wpisu o sluzebności gruntowej
 Arkusz mapy: 132.414.1424 /20d/

KERG: 1878-75/2012 nr. 2579 /2012

Wykonał: 06.06.2012r.


mgr inż. Janusz Danielski
 upr. MGPIB Nr 7043
 Radomsko, ul. Ks. A. Turleja 5

z up. STAROSTY
 PRZEWODNICZĄCY
 Zespołu Uzgodniania
 Dokumentacji Projektowej

Mariusz Szwed

Starostwo Powiatowe w Radomsku
 Ośrodek Dokumentacji Geodezyjnej i Kartograficznej
 W obrębie oznaczonym linia
 dokonano aktualizacji treści mapy zasadniczej.
 Dokumentacja została uzupelniona i przyjęta
 do zasobu powiatowego w dniu 20.06.2012r.
 i z tym potwierdzono pod nr 1878/2012-61/2012
 Niniejszym zezwalam na realizację celów projektu.
 Projektantowi, inwestorowi, budowlanemu wyznaczone
 pozwolenie na budowę, zgodnie z wytyczeniem
 linii i punktów, w tym także w zakresie infor-
 macji uprzednio przekazanych w pracach geodezyjnych
 20 06 2012
 (miejscowość i data)

Z up. STAROSTY
 Specjalista ds. dokumentacji geodezyjnej
 i kartograficznej, oraz dokumentacji
 do celów projektowych
 Zbigniew Zarzycki

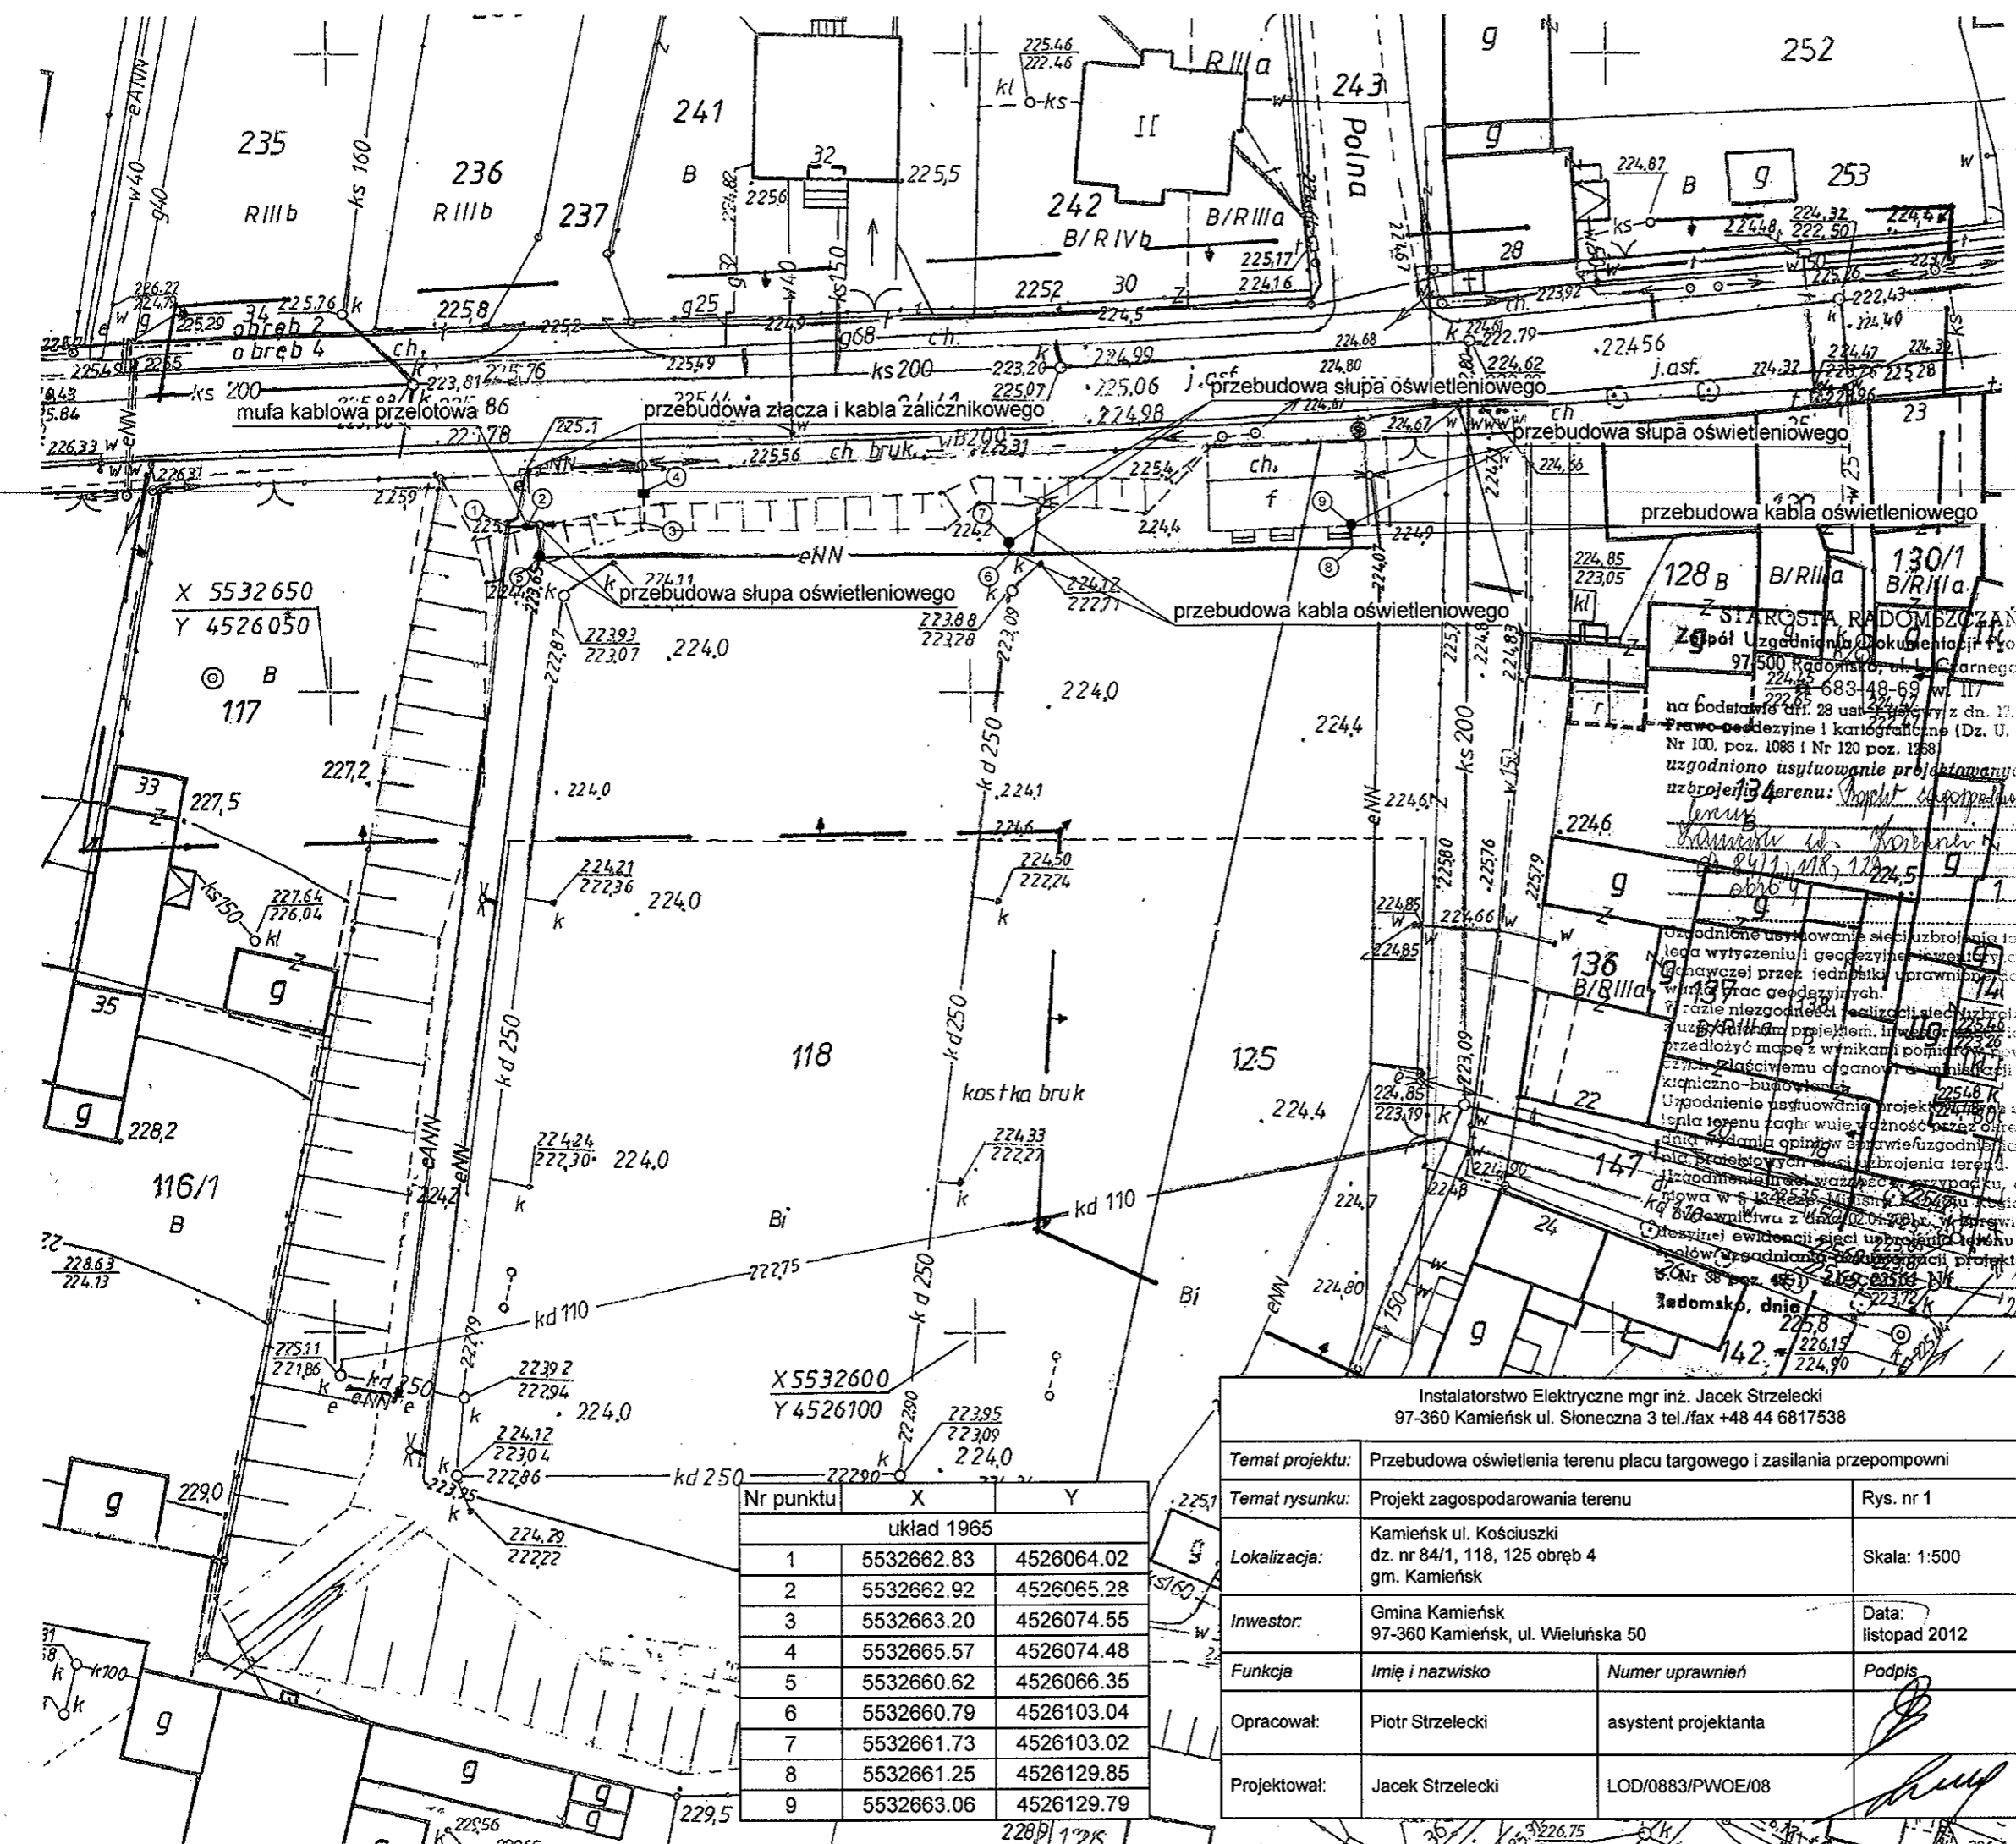

Nr punktu	X	Y
układ 1965		
1	5532662.83	4526064.02
2	5532662.92	4526065.28
3	5532663.20	4526074.55
4	5532665.57	4526074.48
5	5532660.62	4526066.35
6	5532660.79	4526103.04
7	5532661.73	4526103.02
8	5532661.25	4526129.85
9	5532663.06	4526129.79

Instalatorstwo Elektryczne mgr inż. Jacek Strzelecki 97-360 Kamieńsk ul. Słoneczna 3 tel./fax +48 44 6817538			
Temat projektu:	Przebudowa oświetlenia terenu placu targowego i zasilania przepompowni		
Temat rysunku:	Projekt zagospodarowania terenu		Rys. nr 1
Lokalizacja:	Kamieńsk ul. Kościuszki dz. nr 84/1, 118, 125 obręb 4 gm. Kamieńsk		Skala: 1:500
Inwestor:	Gmina Kamieńsk 97-360 Kamieńsk, ul. Wieluńska 50		Data: listopad 2012
Funkcja	Imię i nazwisko	Numer uprawnień	Podpis
Opracował:	Piotr Strzelecki	asystent projektanta	<i>[Signature]</i>
Projektował:	Jacek Strzelecki	LOD/0883/PWOE/08	<i>[Signature]</i>

ZAKŁAD USŁUG
 Geodezyjno-Kartograficznych
Janusz Danielski
 ul. Ks. Antoniego Turleja 5
 97-500 RADOMSKO
 • 044 1682-21-96
Starosta Radomszczański
 97-500 RADOMSKO
 ul. Leszka Czarnego 22
 Nr zlec. 5182

MAPA DO CELÓW PROJEKTOWYCH

Skala 1 : 500

Nazwa miejscowości: miasto Kamieńsk

Id. jednostki ewidencyjnej: 101205-4.Kamieńsk-miast
 Id. obrębu ewidencyjnego: 0004 4

działka 118 i 125

Układ współrzędnych prostokątnych płaskich: 1965
 Układ wysokości: Kronsztadt

Ślužebność- w KW brak wpisu o służebności gruntowej
 Arkusz mapy: 132.414.1424 /20d/

KERG: 1878-75 /2012 nr. 2579 /2012

Wykonał: 06.06.2012r.

mgr inż. Janusz Danielski
 upr. MGPIB Nr 7043
 Radomsko, ul. Ks. A. Turleja 5

z up. STAROSTY
 PRZEWODNICZĄCY
 Zespołu Uzgodniania
 Dokumentacji Projektowej


Mariusz Szwed

Starostwo Powiatowe w Radomsku
 Ośrodek Dokumentacji Geodezyjnej i Kartograficznej
 W obrębie oznaczonym linią
 dokonano aktualizacji treści mapy zasadniczej.
 Dokumentacja z obszaru uzupełniającego przyjęto
 do zakresu powiatowego w dniu 20.06.2012r.
 i zaktualizowano pod nr 1878.1424-61/2012
 Niniejszym zawiadamiamy służbę do celów projekt.
 Projektant powinien być świadomy, że projekt
 powołany jest na podstawie wyczerpującego wyczerpania
 stanu faktycznego i prawnego przedmiotowego terenu
 i nie może być przedmiotem sporów i rozstrzygnięć
 sądowniczych w sprawach geodezyjnych
 20 06 2012
 (miejscowość i data)

Instalatorstwo Elektryczne mgr inż. Jacek Strzelecki
 97-360 Kamieńsk ul. Słoneczna 3 tel./fax +48 44 6817538

Temat projektu:	Przebudowa oświetlenia terenu placu targowego i zasilania przepompowni		
Temat rysunku:	Projekt zagospodarowania terenu		
Lokalizacja:	Kamieńsk ul. Kościuszki dz. nr 84/1, 118, 125 obręb 4 gm. Kamieńsk	Rys. nr 1	Skala: 1:500
Inwestor:	Gmina Kamieńsk 97-360 Kamieńsk, ul. Wieluńska 50	Data:	listopad 2012
Funkcja	Imię i nazwisko	Numer uprawnień	Podpis
Opracował:	Piotr Strzelecki	asystent projektanta	
Projektował:	Jacek Strzelecki	LOD/0883/PW0E/08	

Nr punktu	X	Y
układ 1965		
1	5532662.83	4526064.02
2	5532662.92	4526065.28
3	5532663.20	4526074.55
4	5532665.57	4526074.48
5	5532660.62	4526066.35
6	5532660.79	4526103.04
7	5532661.73	4526103.02
8	5532661.25	4526129.85
9	5532663.06	4526129.79

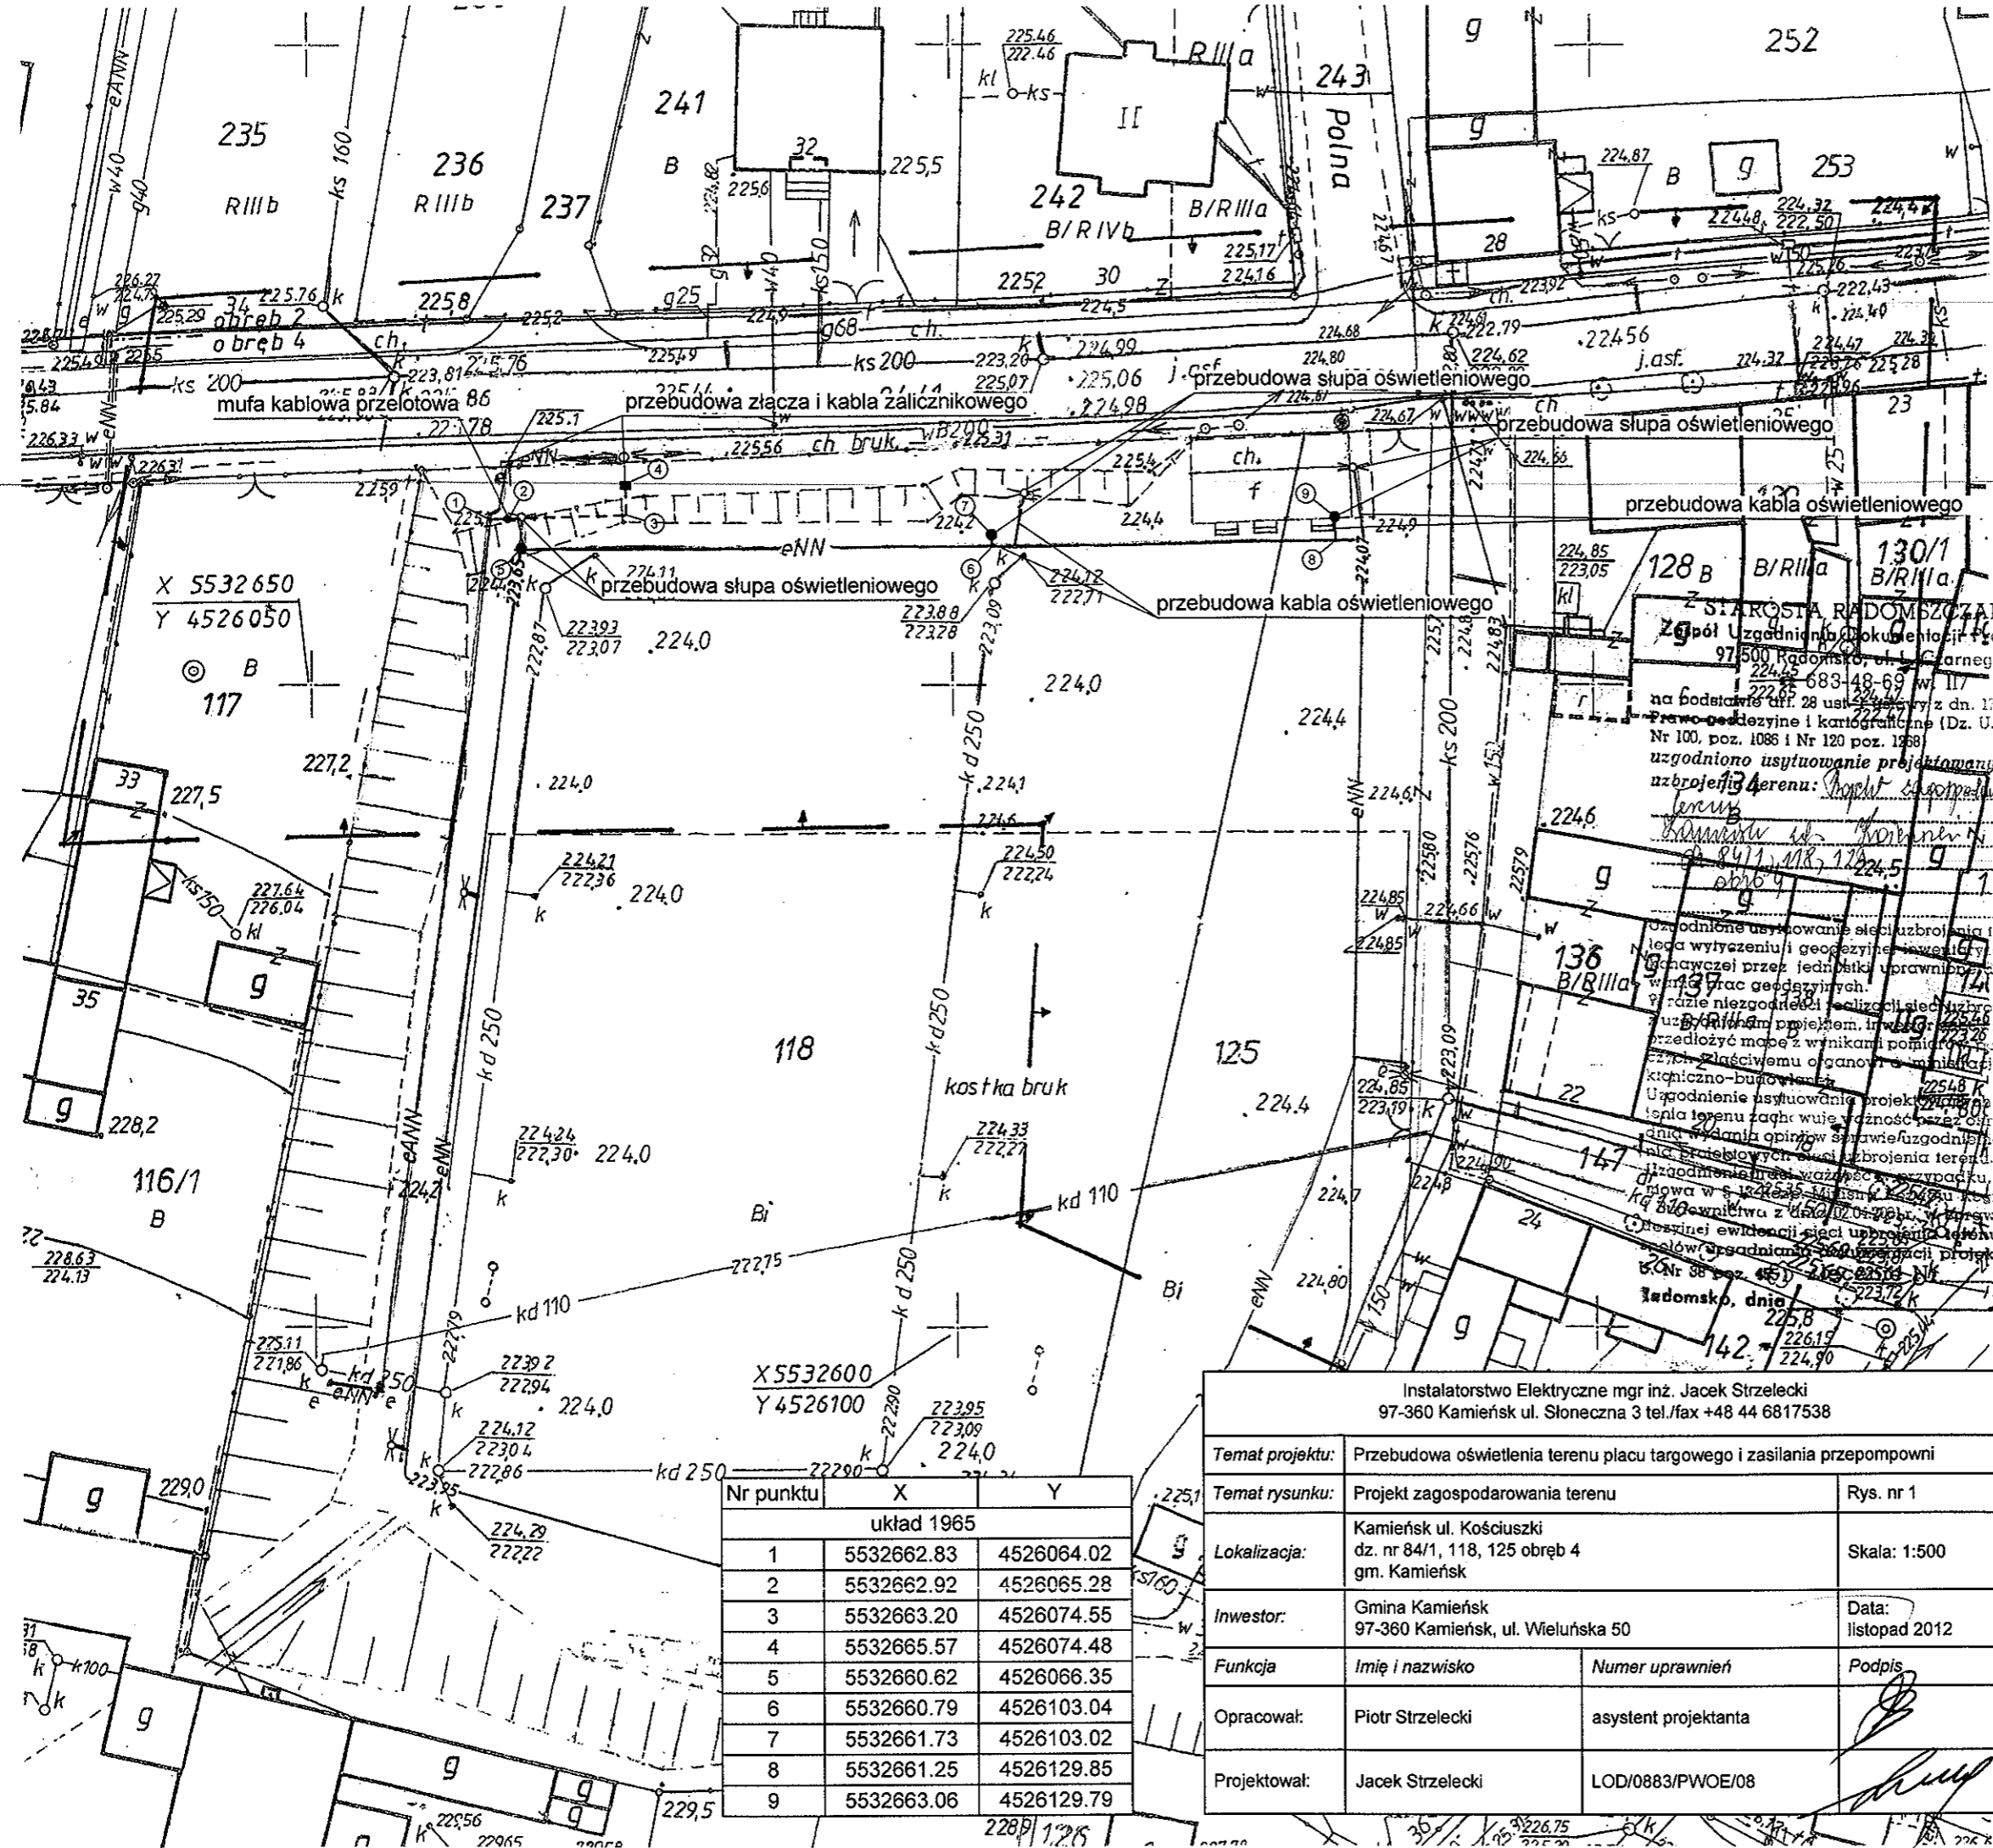

X 5532 650
 Y 4526 050

X 5532600
 Y 4526100

20 06 2012
 1878.1424-61/2012

Z up. STAROSTY
 Specjalista ds. dokumentacji geodezyjnej
 i kartograficznej, oraz dokumentacji
 do celów projektowych
 Zbigniew Zarzycki